

COMUNE DI PARTINICO

PROVINCIA DI PALERMO

Oggetto: Progetto per la trasformazione dell'auditorium dell'Istituto Comprensivo Ninni Cassarà in Teatro Pubblico

TAVOLA 4

elaborati grafici sullo smaltimento dei reflui 1:200


Il progettista

(Geom. Gerardo La Franca)



Collaboratori




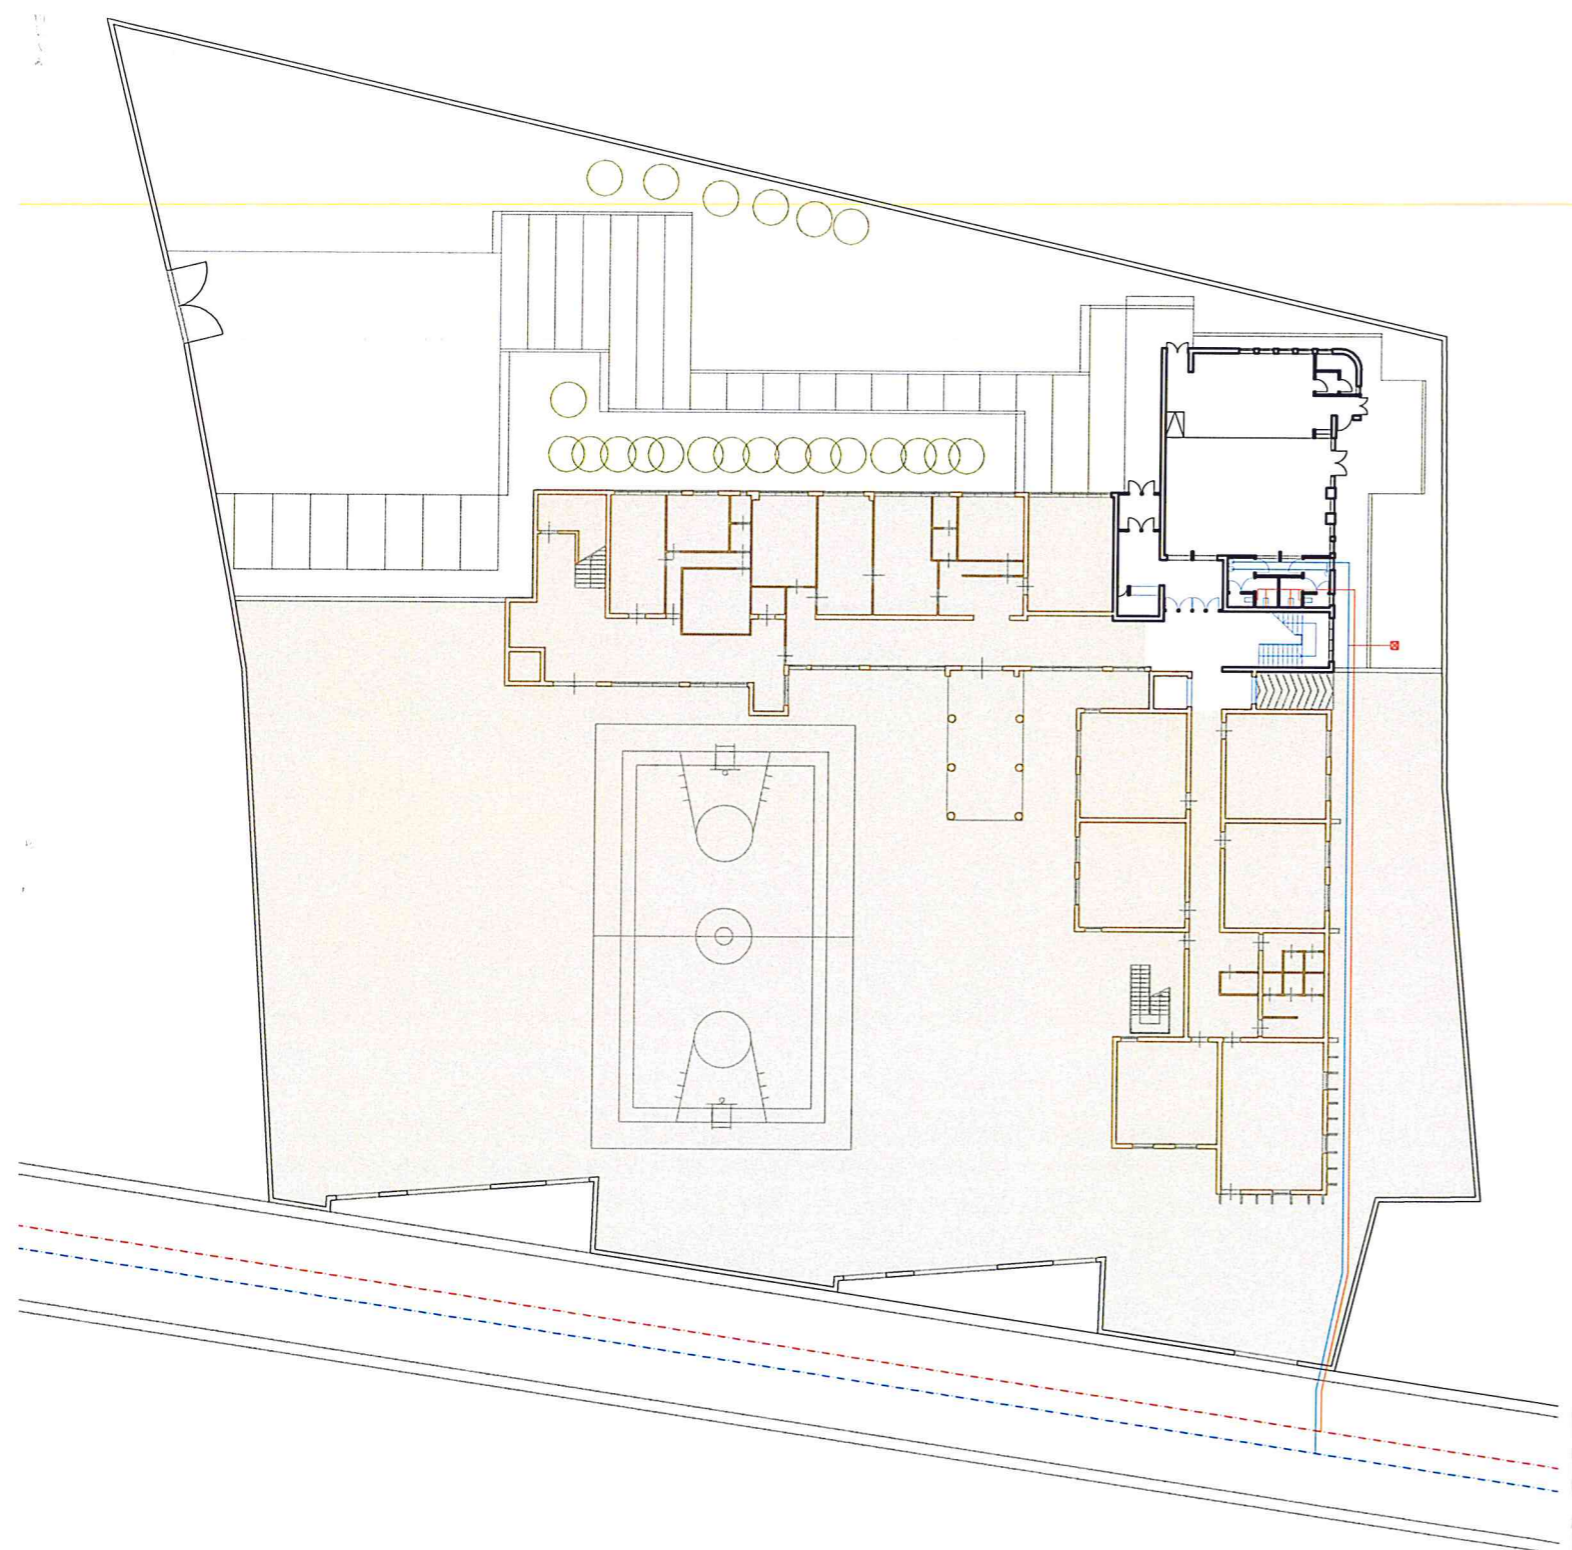

PIANTA PIANO TERRA

1:500

- ☒ pozzetto di ispezione
 - condotta fognaria
 - - - rete fognaria comunale
- condotta idrica
 - - - rete idrica
- area non interessata all'intervento

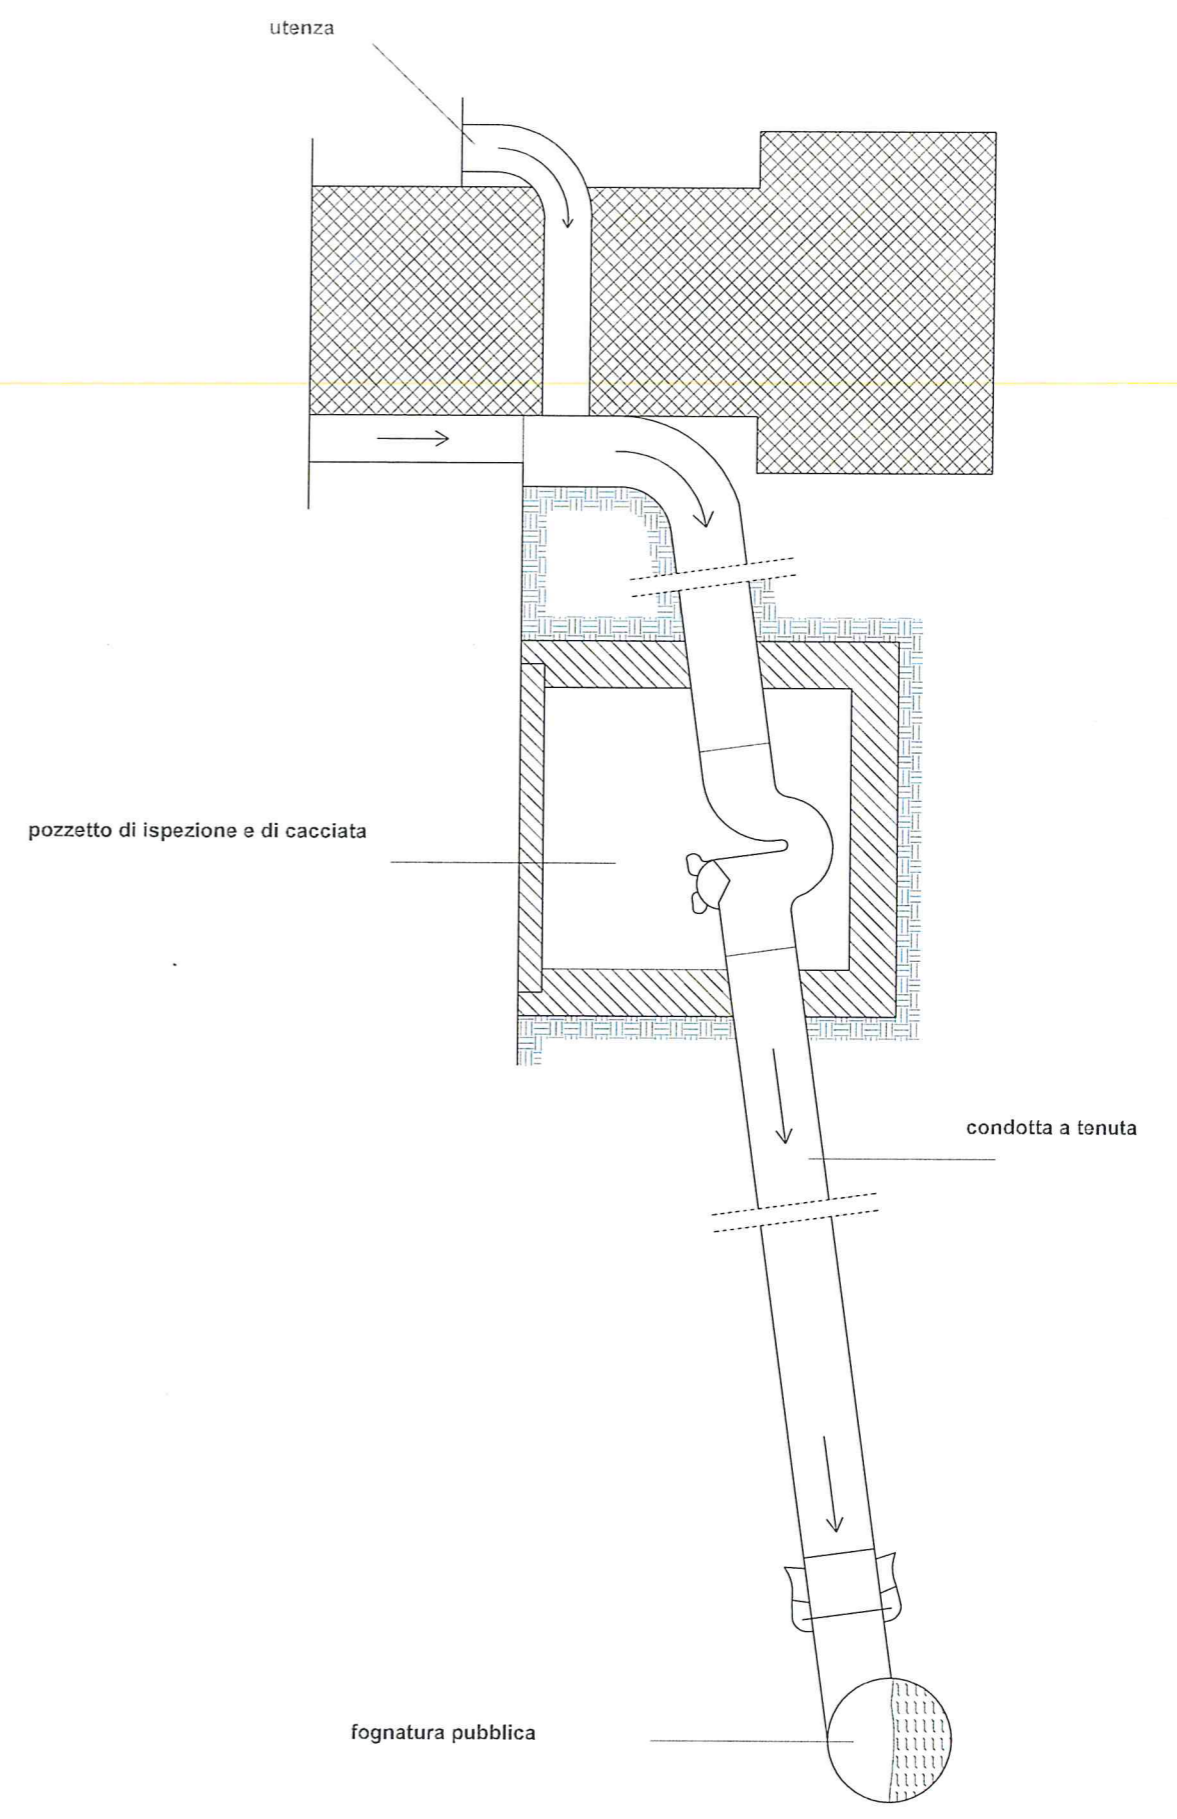

particolare pozzetto di ispezione e di cacciata, scala 1:10